

Mapa sytuacyjno-wysokościowa do celów projektowych

Skala 1:500

Województwo: kujawsko-pomorskie
 Powiat: świecki
 Gmina: świecki [041409_4]
 Obręb: Świecie [0001]
 Dz. nr 694/1
 ID: 6640.894.2017 Ks.rob. 113/2017
 Data: 31.05.2017 r.

1. Układ współrzędnych: 2000 południk 18 Kronsztat 86
2. Mapa numeryczna wykonana na podstawie pomiaru bezpośredniego oraz dygitalizacji mapy
3. Nie wyklucza się istnienia w terenie innych niewykazanych na niniejszej mapie urządzeń podziemnych, które nie były zgłoszone do inwentaryzacji, lub o których brak jest informacji w instytucjach branżowych.
4. Przebieg granic na mapie jest zgodny ze stanem prawnym lub stanem użytkowania na gruncie.
5. Nie badano Księgi Wieczystej

ZESPÓŁ UZGADNIANIA DOKUMENTACJI PROJEKTOWEJ
 w Świeciu
 W granicach opracowania mapy nie występują
 Zespoły projektowane sieci uzbrojenia uzgodnione w ZUDP
 Dokumentacji Projektowej

07.07.2017 r. up. Starosta Świeckiego

Poswiadczenie, że powyższe prace zostały wykonane zgodnie z zasadami sztuki inżynierskiej i technicznej w sprawie: **PROJEKT ZAGOSPODAROWANIA TERENU**

Geodeta uprawniony do wykonywania prac geodezyjno-kartograficznych: **ALICJA MORZUSZOWSKA**


z up. Starosta Świeckiego: **6640.894.2017**

Powiatowy Geodeta: **7.07.2017**

GEODETA UPRAWNIONY
 Alicja Morzuszowska
 tel./fax 52 337 13 191, kom. 512 215 310
 Upr. nr 10728

USŁUGI GEODEZYJNO-KARTOGRAFICZNE
 Marzena Zwara
 ul. Hallera 4/ 7, 86-100 Świecie
 tel. 606 248 812 • NIP 466-022-54-34

GEODETA
 mgr inż. Marzena Zwara

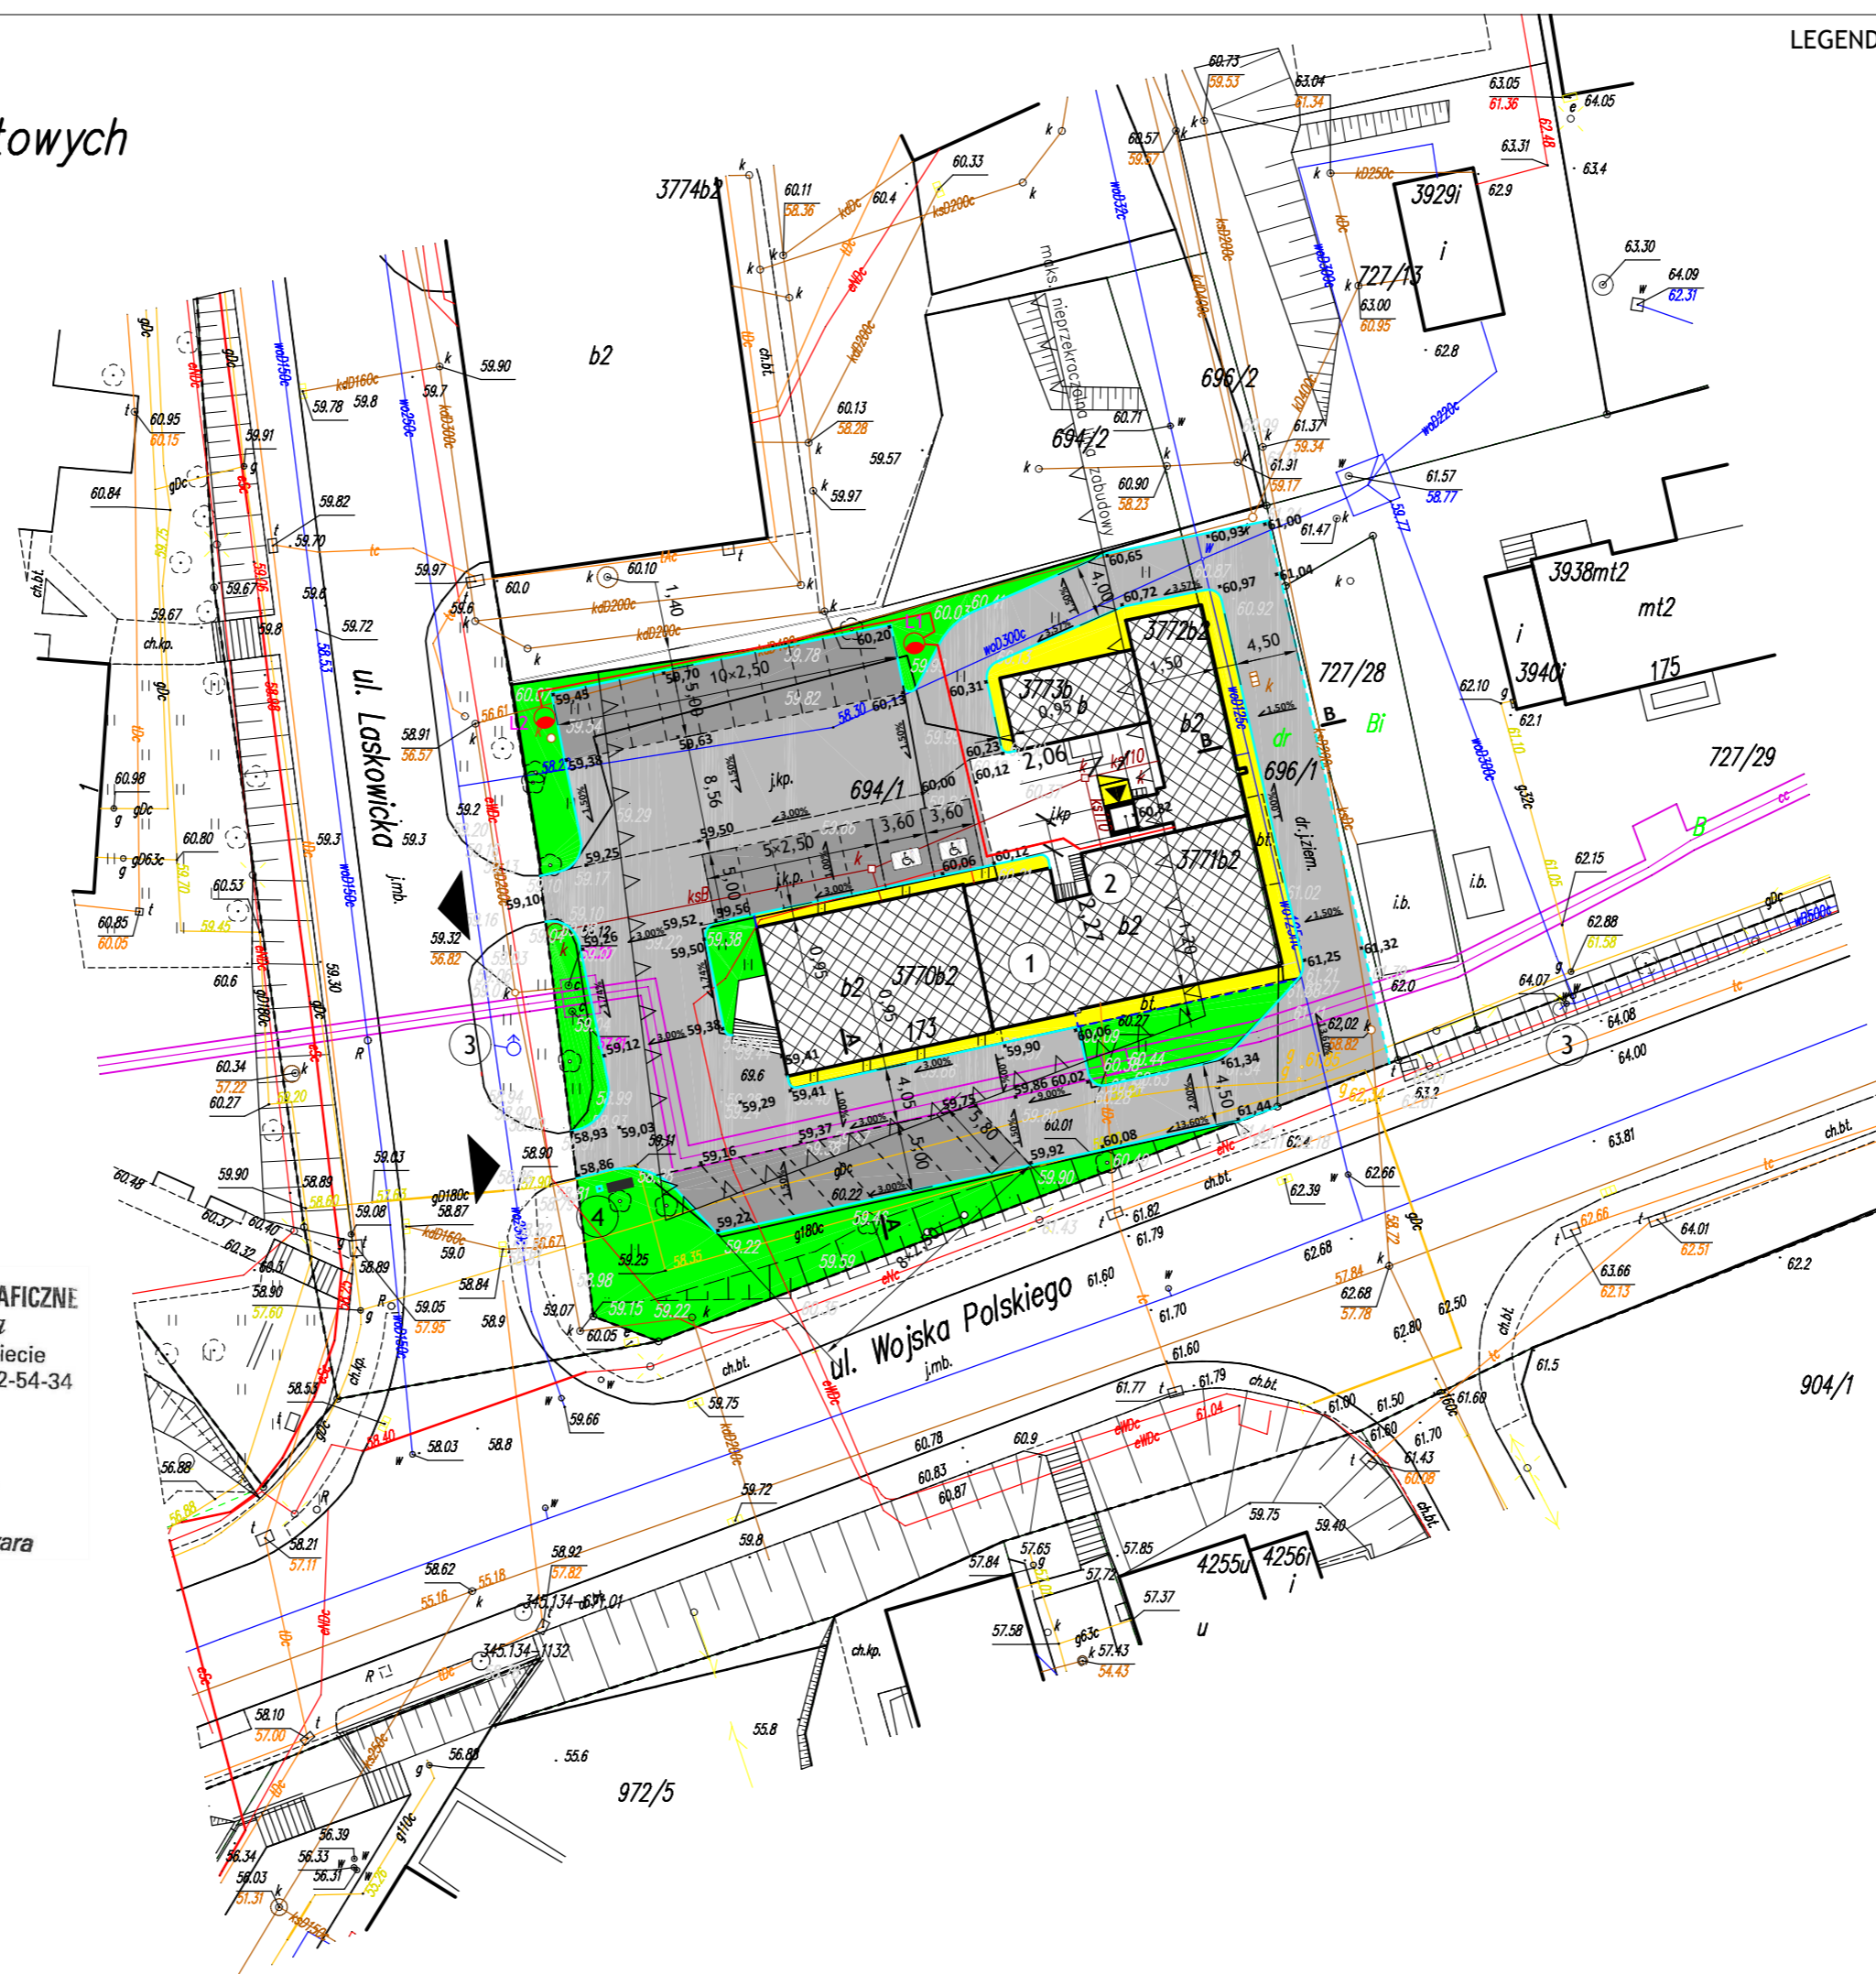

LEGENDA:	
	GRANICE DZIALEK 60,00 RZĘDNE PROJEKTOWANE
	PROJEKTOWANY OBIEKT 3,00% PROJEKTOWANE SPADKI
	ISTNIEJĄCY OBIEKT 1 BUDYNEK BIUROWY
	ISTNIEJĄCE PRZYŁĄCZE WODY 2 WIATROLAP
	ISTNIEJĄCA SIĘĆ WODOCIĄGIWOWA 3 ISTNIEJĄCY HYDRANT NADZIEMNY HP 80
	ISTNIEJĄCA SIĘĆ KANALIZACJI SANITARNEJ 4 PROJEKTOWANE ELEMENTY MAŁEJ ARCHITEKTURY: LAWKA PARKOWA I KOSZ NA ŚMIECI
	ISTNIEJĄCA ZEWNĘTRZNA INSTALACJA KANALIZACJI SANITARNEJ L1 PROJEKTOWANA OPRAWA OŚWIETLENIOWA
	ISTNIEJĄCA SIĘĆ CIEPLNA TRASA PROJEKTOWANEJ LINII KABLOWEJ OŚWIETLENIA ZEWN. YKY 5x6mm ²
	ISTNIEJĄCA SIĘĆ GAZOWA RURY OCHRONNE NA PROJEKTOWANYCH LINIACH KABLOWYCH SRS 75
	ISTNIEJĄCA WLZ
	ISTNIEJĄCE PRZYŁĄCZE TELEKOMUNIKACYJNE
	UTWARDZENIE TERENU - DROGI I DOJAZDY: NAWIERZCHNIA Z KOSTKI BETONOWEJ BEZ FAZY GR. 8cm, KOLOR SZARY
	UTWARDZENIE TERENU - WYDZIELONE MIEJSCA POSTOJOWE NA SAMOCHODY: NAWIERZCHNIA Z KOSTKI BETONOWEJ BEZ FAZY GR. 8cm, KOLOR GRAFITOWY
	UTWARDZENIE TERENU - OPASKA WOKÓŁ BUDYNKU: NAWIERZCHNIA Z KOSTKI BETONOWEJ GR. 6cm, KOLOR SZARY
	TEREN BIOLOGICZNIE CZYNNY, ZIELEN NISKA I ŚREDNIA
	KRAWĘŻNIK BETONOWY 15x30x100cm
	KRAWĘŻNIK BETONOWY 15x22x100cm
	OBRZEŻE BETONOWE 8x25x100cm

PROJEKT ZAGOSPODAROWANIA TERENU PROJEKT ZMIENIAJĄCY			
TEMAT	PRZEBUDOWA PARKINGU WRAZ Z BUDOWĄ WIATROLAPU PRZY WEJŚCIU DO WINDY W BUDYNKU PRZY UL. WP 173 W ŚWIECIU NA DZ. NR 694/1, ORAZ PRZEBUDOWA DRUGI NA DZ. NR 696/1	SKALA RYS.	1:500
ADRES	ŚWIECIE, UL. WOJSKA POLSKIEGO 173 DZIAŁKI NR: 694/1, 696/1,	DATA:	04.2020r.
INWESTOR	POWIAT ŚWIECKI UL. GEN. JÓZEFA HALLERA 9; 86-100 ŚWIECIE	NR RYS.:	1 REW.: 1.200420
Projektant	Nr uprawnień	Branża	Podpis
ERNEST B. ESSIMAN - MENSAR mgr inż. architekt	GP-KZ-7342/553/94 w spec. architektonicznej bez ograniczeń	ARCHITEKTONICZNA Projektant	
JANUSZ GRABOWSKI inż. budownictwa	KUP/0030/PWOK/09	BUDOWLANA Projektant	
ANDRZEJ POLKOWSKI inż. elektryk	KUP/0030/PWOK/09	ELEKTRYCZNA Projektant	

**BIURO USŁUG INŻYNIERSKICH
 JANUSZ GRABOWSKI**
 ul. Gen. Władysława Sikorskiego 9/10F
 86-100 Świecie
 tel.: 661 793 740
 e-mail: j.grabowski@prokonto.pl