

Mapa sytuacyjno-wysokościowa do celów projektowych

Skala 1:500

Województwo: kujawsko-pomorskie
 Powiat: świecki
 Gmina: świecki [041409_4]
 Obręb: Świecie [0001]
 Dz. nr 694/1
 ID: 6640.894.2017 Ks.rob. 113/2017
 Data: 31.05.2017 r.

1. Układ współrzędnych: 2000 południk 18 Kronsztat 86
2. Mapa numeryczna wykonana na podstawie pomiaru bezpośredniego oraz dygitalizacji mapy
3. Nie wyklucza się istnienia w terenie innych niewykazanych na niniejszej mapie urządzeń podziemnych, które nie były zgłoszone do inwentaryzacji, lub o których brak jest informacji w instytucjach branżowych.
4. Przebieg granic na mapie jest zgodny ze stanem prawnym lub stanem użytkowania na gruncie.
5. Nie badano Księgi Wieczystej

ZESPÓŁ UZGADNIANIA DOKUMENTACJI PROJEKTOWEJ
 w Świeciu
 W granicach opracowania mapy nie występują
 Zespół projektowania sieci uzbrojenia uzgodnione w ZUDP
 Dokumentacji Projektowej

07.07.2017 r. w Świeciu

Poswiadczenie o wykonaniu prac geodezyjnych i kartograficznych w formie technicznej zgodnie z przepisami o geodezji i kartografii

Geodeta Świecki

z up. Starosta Świecki


6640-894-2017

7.07.2017

GEODETA UPRAWNIONY
 Alicja Morzechowska
 tel./fax 52 33 13 191, kom. 512 215 310
 Upr. nr 10728

USŁUGI GEODEZYJNO-KARTOGRAFICZNE
 Marzena Zwara
 ul. Hallera 4/ 7, 86-100 Świecie
 tel. 606 248 812 • NIP 466-022-54-34

GEODETA
 mgr inż. Marzena Zwara

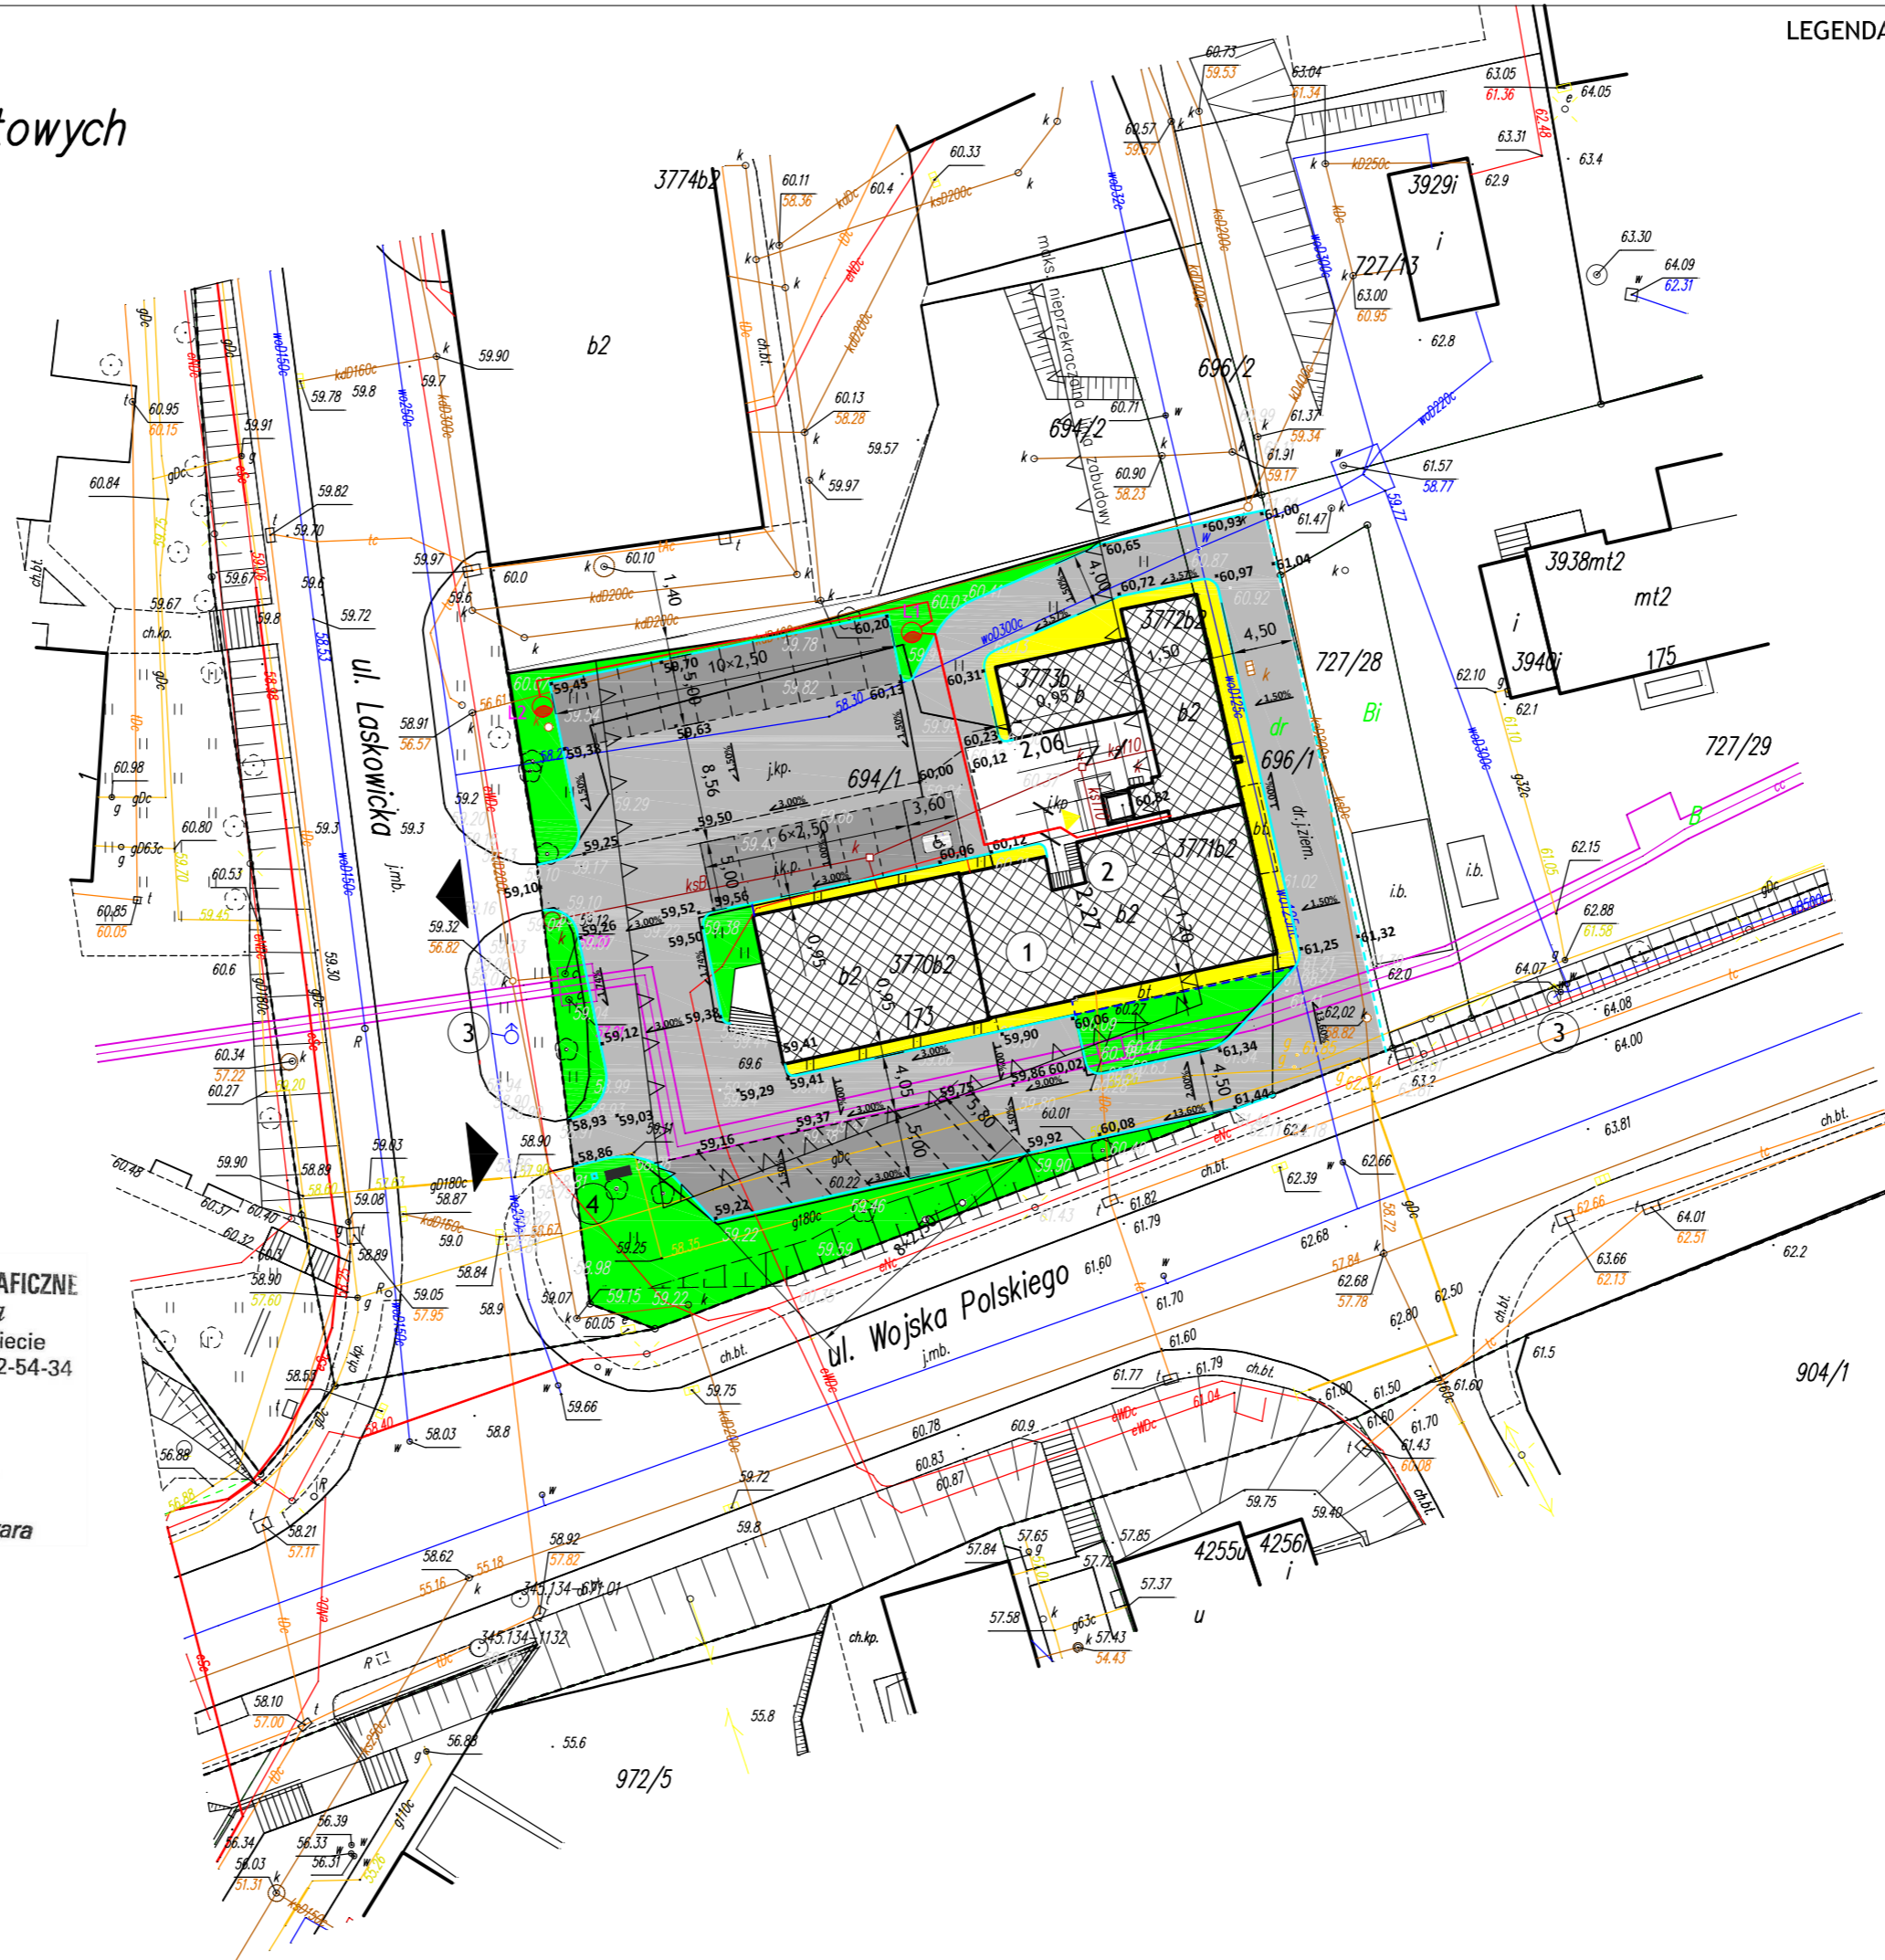

LEGENDA:

	GRANICE DZIAŁEK	60,00	RZĘDNE PROJEKTOWANE
	PROJEKTOWANY OBIEKT	3,00%	PROJEKTOWANE SPADKI
	ISTNIEJĄCY OBIEKT	1	BUDYNEK BIUROWY
	ISTNIEJĄCE PRZYŁĄCZE WODY	2	WIATROLAP
	ISTNIEJĄCA SIĘĆ WODOCIĄGOWA	3	ISTNIEJĄCY HYDRANT NADZIEMNY HP 80
	ISTNIEJĄCA ZEWNETRZNA INSTALACJA KANALIZACJI SANITARNEJ	4	PROJEKTOWANE ELEMENTY MAŁEJ ARCHITEKTURY: LAWKA PARKOWA I KOSZ NA ŚMIECI
	ISTNIEJĄCA SIĘĆ KANALIZACJI SANITARNEJ	L1	PROJEKTOWANA OPRAWA OŚWIETLENIOWA
	ISTNIEJĄCA SIĘĆ CIEPLNA		TRASA PROJEKTOWANEJ LINII KABLOWEJ OŚWIETLENIA ZEWN. YKY 5x6mm ²
	ISTNIEJĄCA SIĘĆ GAZOWA		RURY OCHRONNE NA PROJEKTOWANYCH LINIACH KABLOWYCH SRS 75
	ISTNIEJĄCA WLZ		
	ISTNIEJĄCE PRZYŁĄCZE TELEKOMUNIKACYJNE		
	UTWARDZENIE TERENU - DROGI I DOJAZDY: NAWIERZCHNIA Z KOSTKI BETONOWEJ GR. 8cm, KOLOR SZARY		
	UTWARDZENIE TERENU - WYDZIELONE MIEJSCA POSTOJOWE NA SAMOCHODY: NAWIERZCHNIA Z KOSTKI BETONOWEJ GR. 8cm, KOLOR GRAFITOWY		
	UTWARDZENIE TERENU - OPASKA WOKÓŁ BUDYNKU: NAWIERZCHNIA Z KOSTKI BETONOWEJ GR. 6cm, KOLOR SZARY		
	TEREN BIOLOGICZNIE CZYNNY, ZIELEŃ NISKA I ŚREDNIA		
	KRAWĘŻNIK BETONOWY 15x30x100cm		
	KRAWĘŻNIK BETONOWY 15x22x100cm		
	OBRZEŻE BETONOWE 8x25x100cm		

PLAN SYTUACYJNY			
TEMAT	PRZEBUDOWA PARKINGU WRAZ Z BUDOWĄ WIATROLAPU PRZY WEJŚCIU DO WINDY W BUDYNKU PRZY UL. WP 173 W ŚWIECIU NA DZ. NR 694/1, ORAZ PRZEBUDOWA DRÓGI NA DZ. NR 696/1	SKALA RYS.	1:500
ADRES	ŚWIECIE, UL. WOJSKA POLSKIEGO 173 DZIAŁKI NR: 694/1, 696/1,	DATA:	12.2017r.
INWESTOR	POWIAT ŚWIECKI UL. GEN. JÓZEFA HALLERA 9; 86-100 ŚWIECIE	NR RYS.:	PS-1
Projektant	Nr uprawnień	Branża	Podpis
inż. instal. elektr.	WBPP-NB-7210/36/83	INSTALACJE ELEKTRYCZNE	Projektant

BIURO USŁUG INŻYNIERSKICH
JANUSZ GRABOWSKI
 ul. Gen. Władysława Sikorskiego 3/10F
 86-100 Świecie
 tel.: 661 793 740
 e-mail: j.grabowski@prokonto.pl